



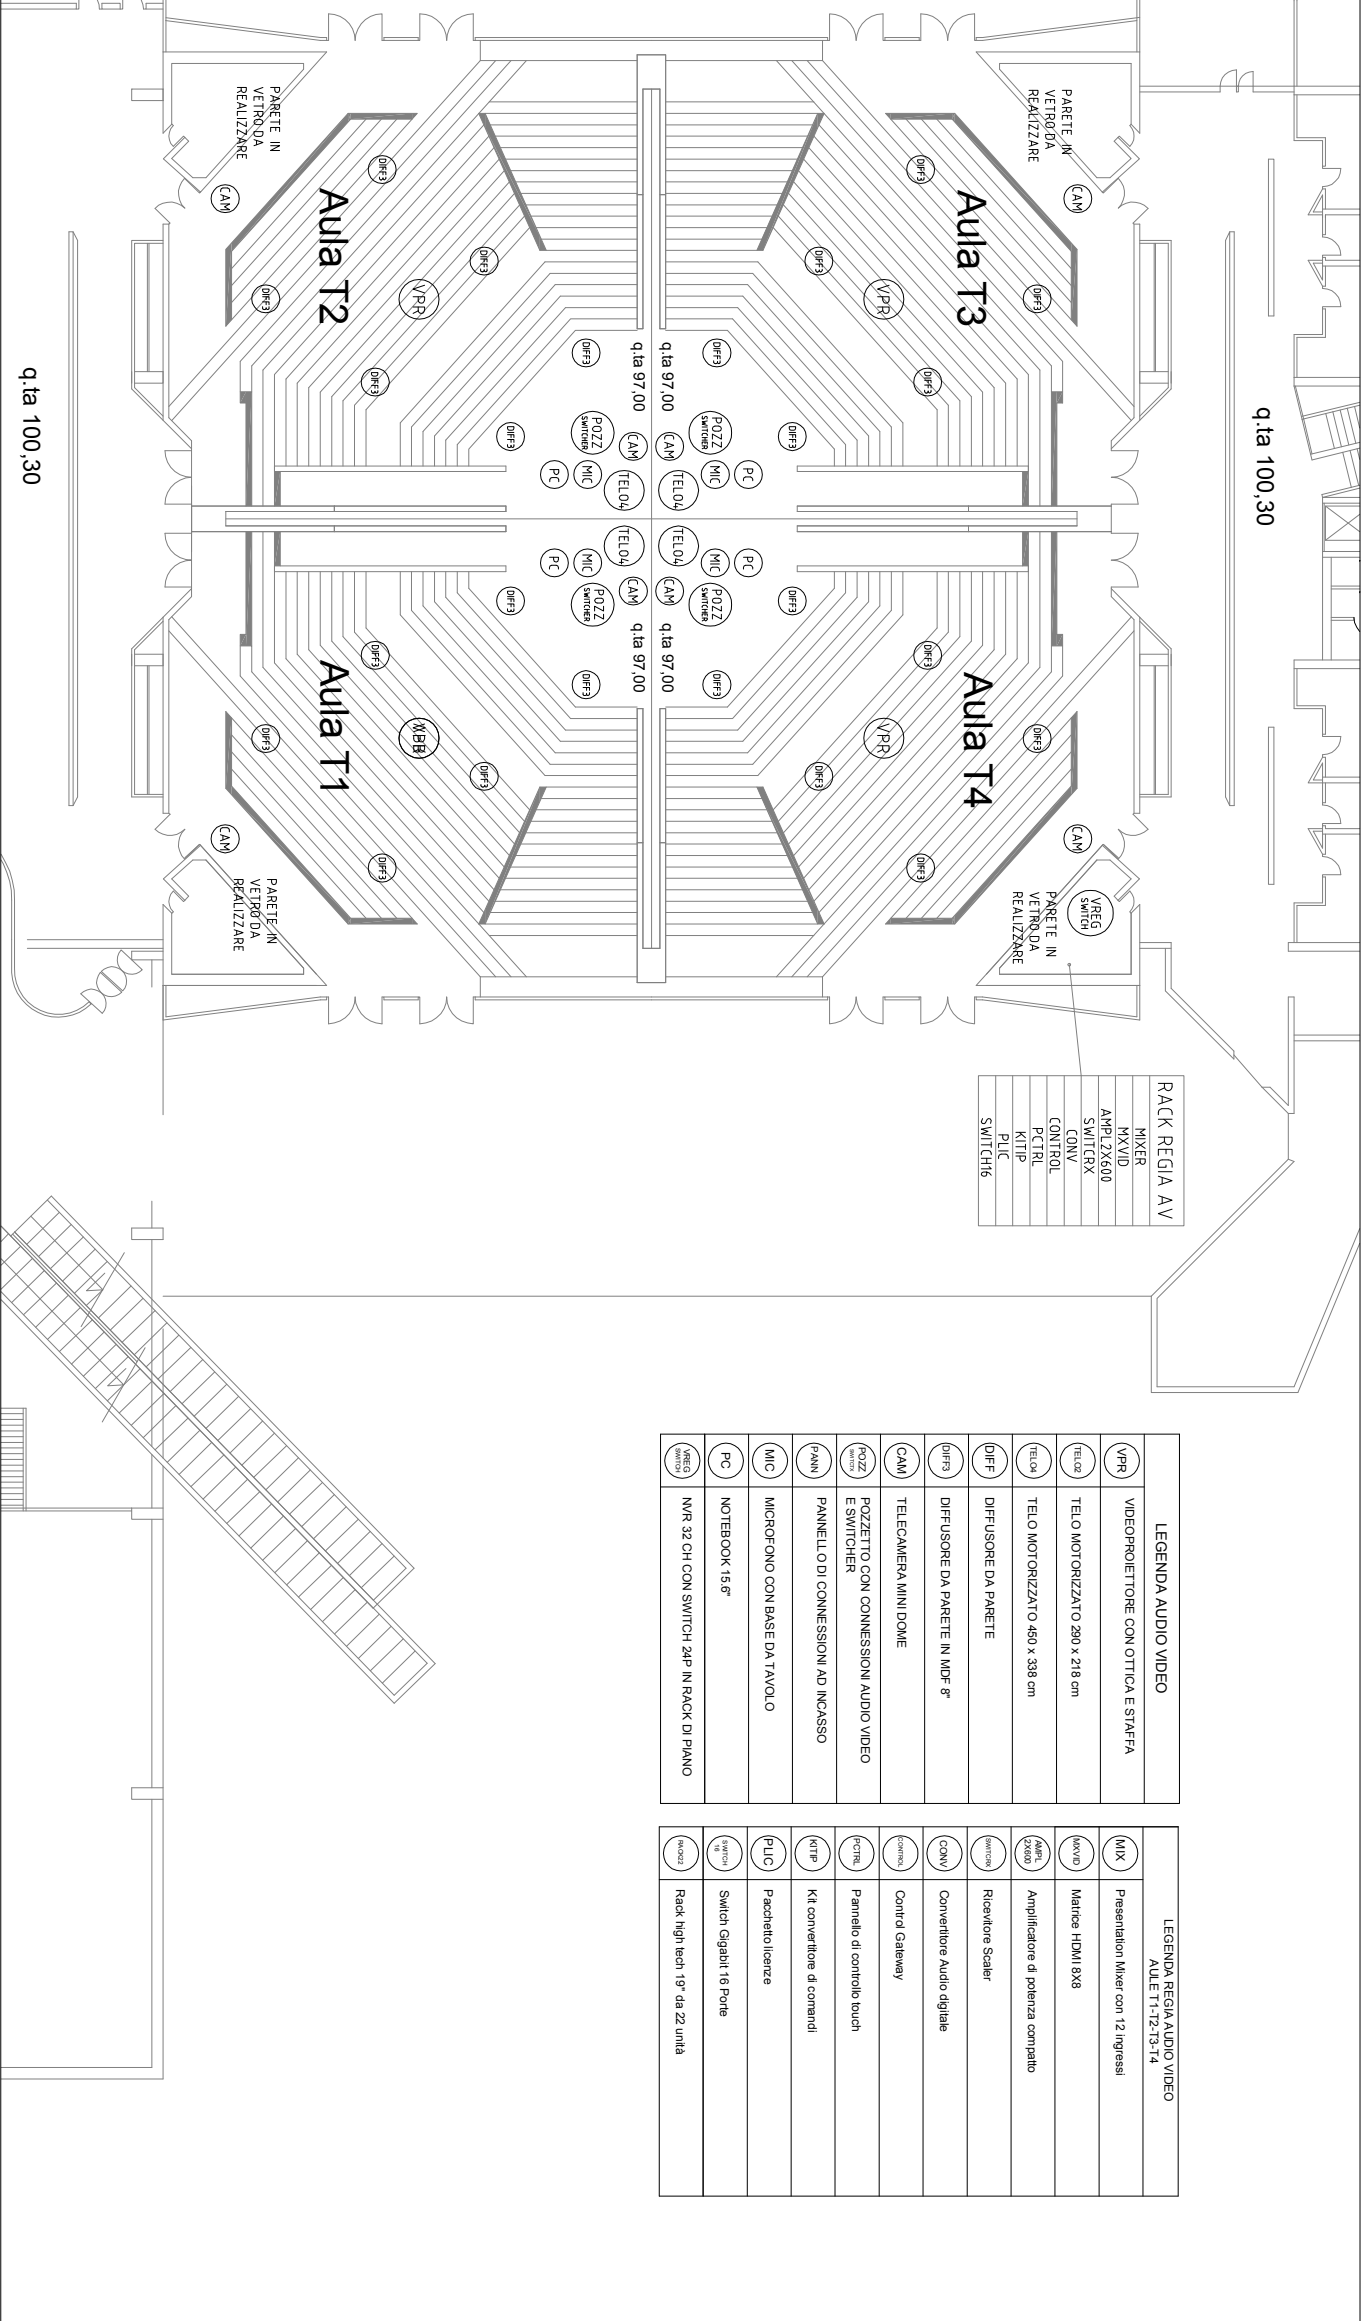

UNIVERSITÀ DEGLI STUDI DI NAPOLI FEDERICO II  
UFFICIO SEGRETERIA DEL DIRETTORE GENERALE  
allegato al DD/2020/546 del 17/04/2020  
Firmatari: Rescigno Giovanni



università degli studi di napoli federico ii ripartizione edilizia

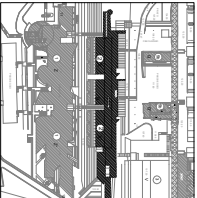

PIANTA PIANO TERRA Q.TA 102,55

MSA00.1770F

PIATTAFORMA GARAIBB

MSA00.1770F: Fornitura di nuovi impianti audio visivi per le aule A-B-C-D-E-F-G-H-I del Complesso Universitario di Monte S. Angelo

Edificio 8 q.ta 100,30 Aule T MSA

PIANTA PIANO TERRA

responsabile  
co-progettamento  
ing. Luciano Saverio

progettista  
ing. Luciano Saverio

IMPIANTI AUDIO VIDEO

codice progetto  
SE  
procedimento  
IES06  
data  
01  
scala  
1:100